


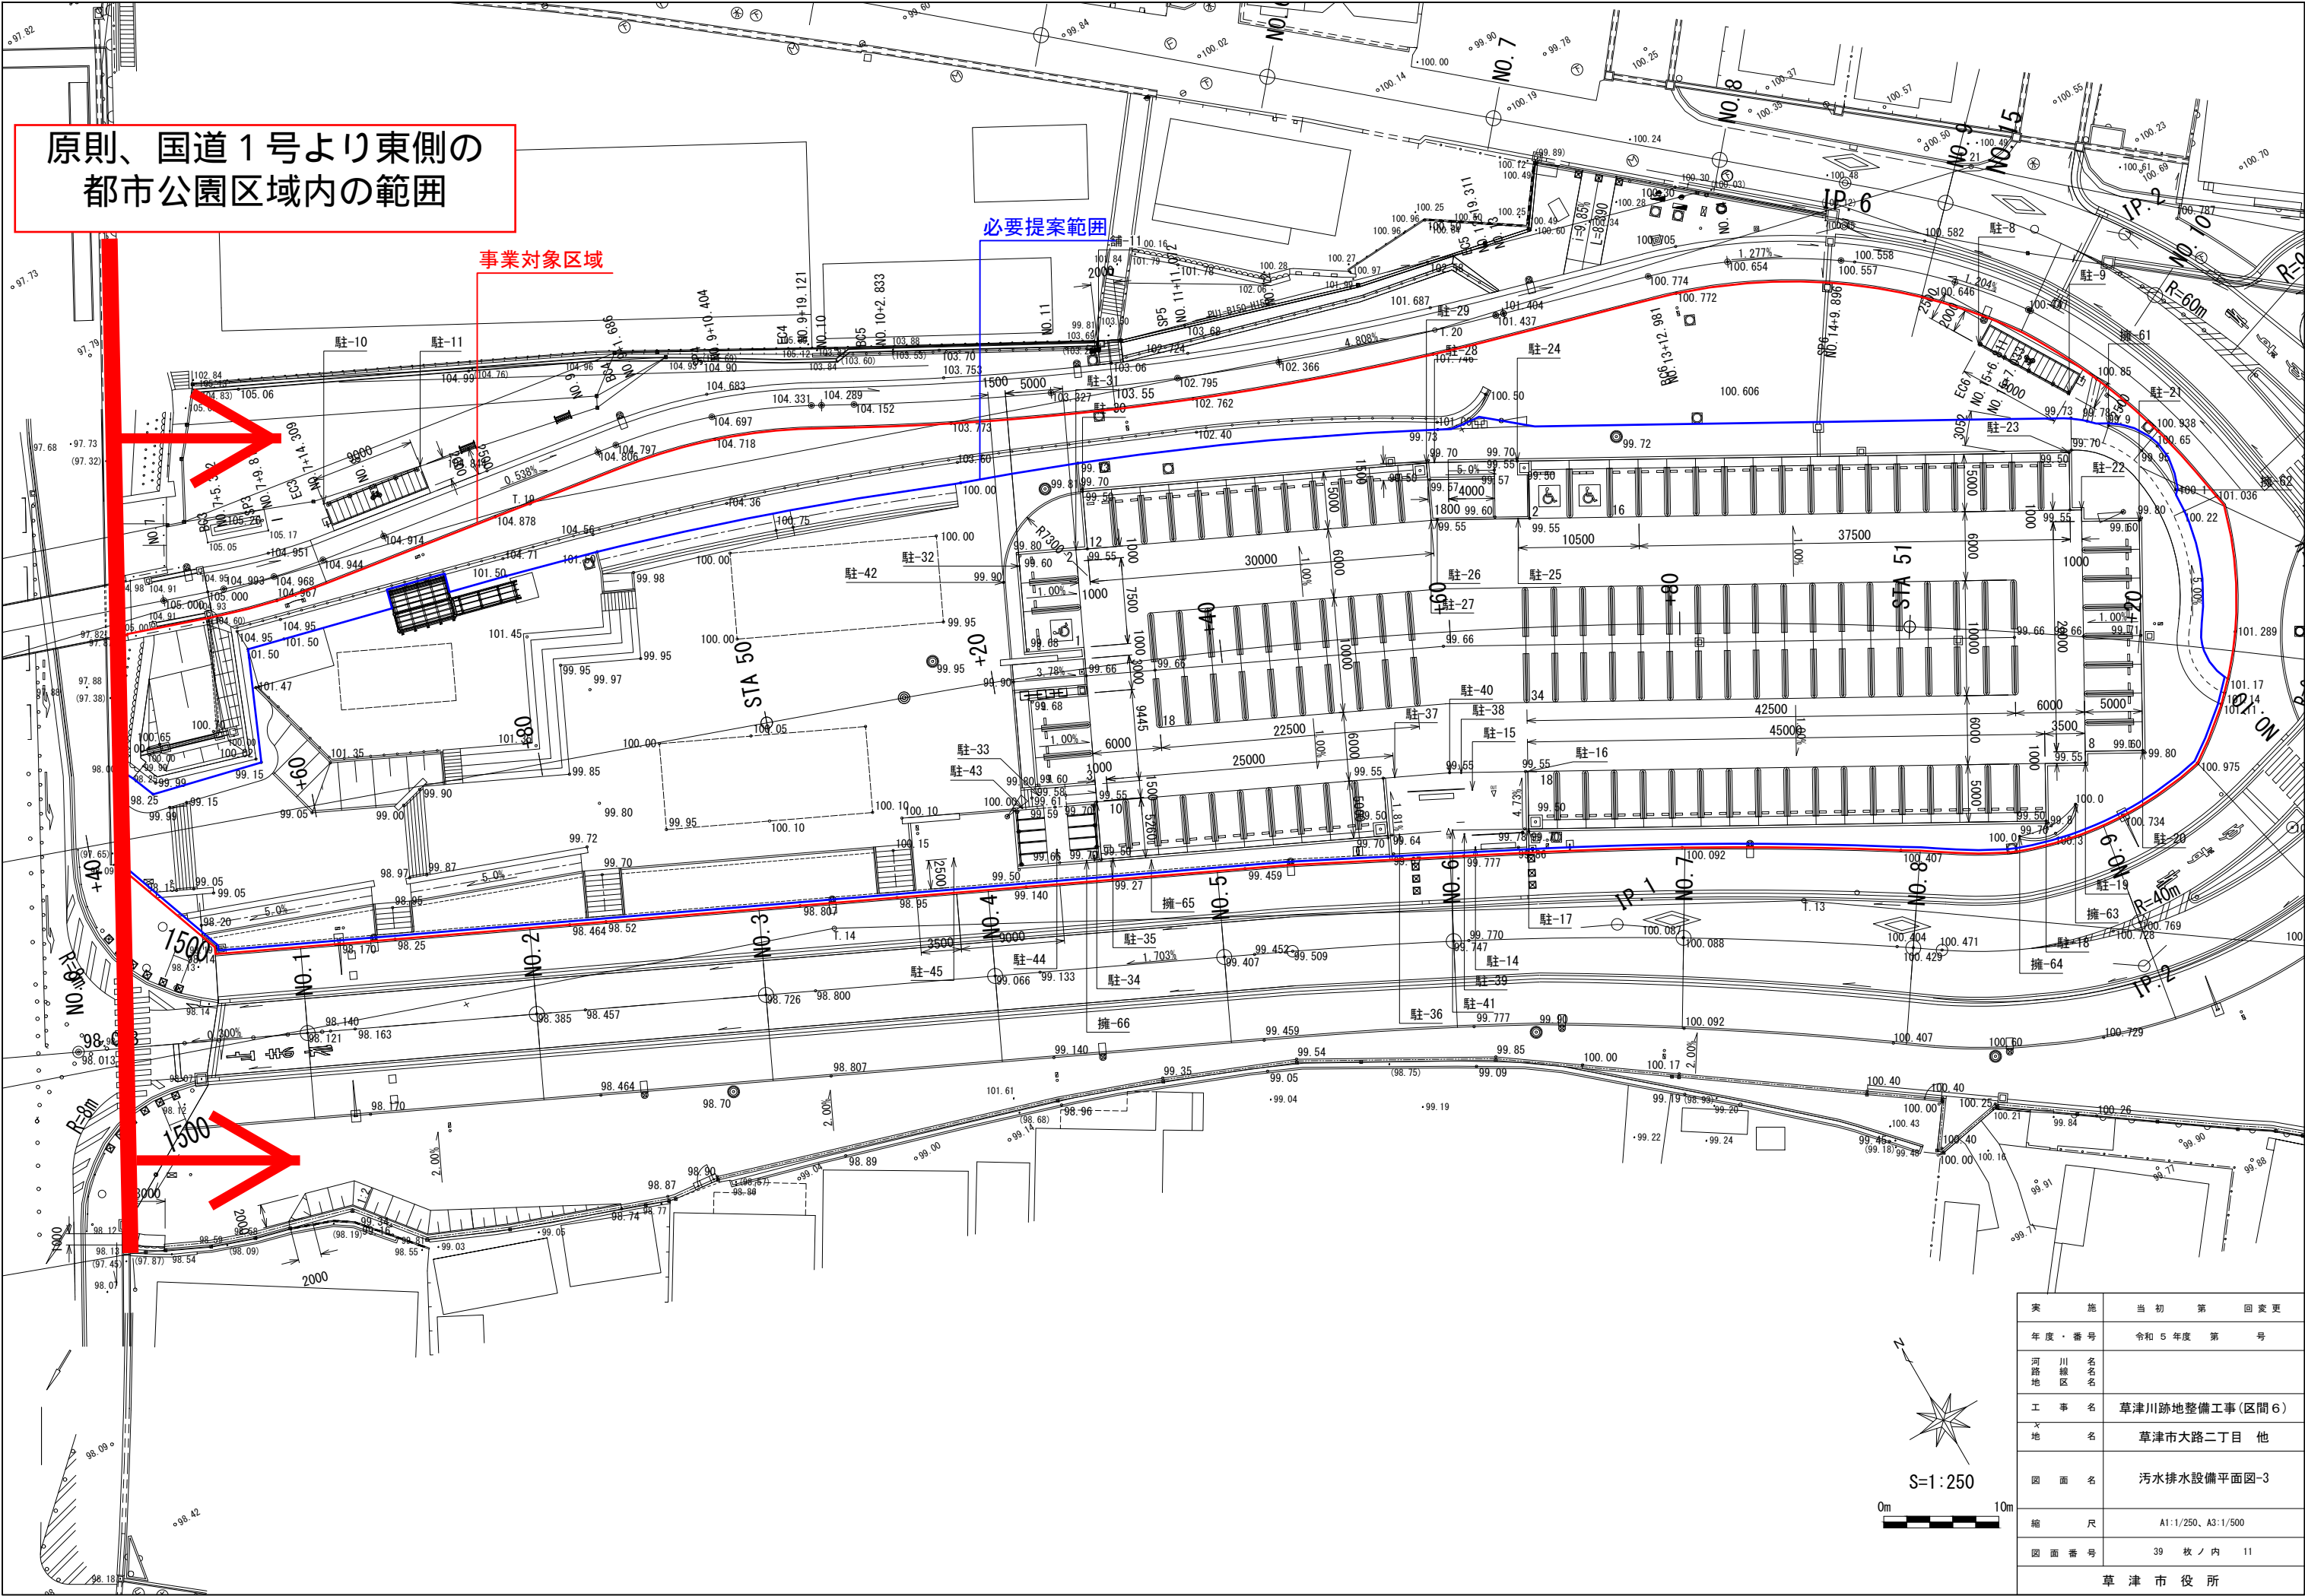

実施年度・番号	当初年度番号
河川名称	草津川
工事名称	草津川跡地整備工事(区間6)
地名	草津市大路二丁目 他
図面名	汚水排水設備平面図-3
縮尺	A1:1/250, A3:1/500
図面番号	39 枚ノ内 11
草津市役所	